



O ACIONAMENTO DOS EXAUSTORES FICARÁ INTEGRADO COM O ACIONAMENTO DO INTERRUPTOR DE LUZ

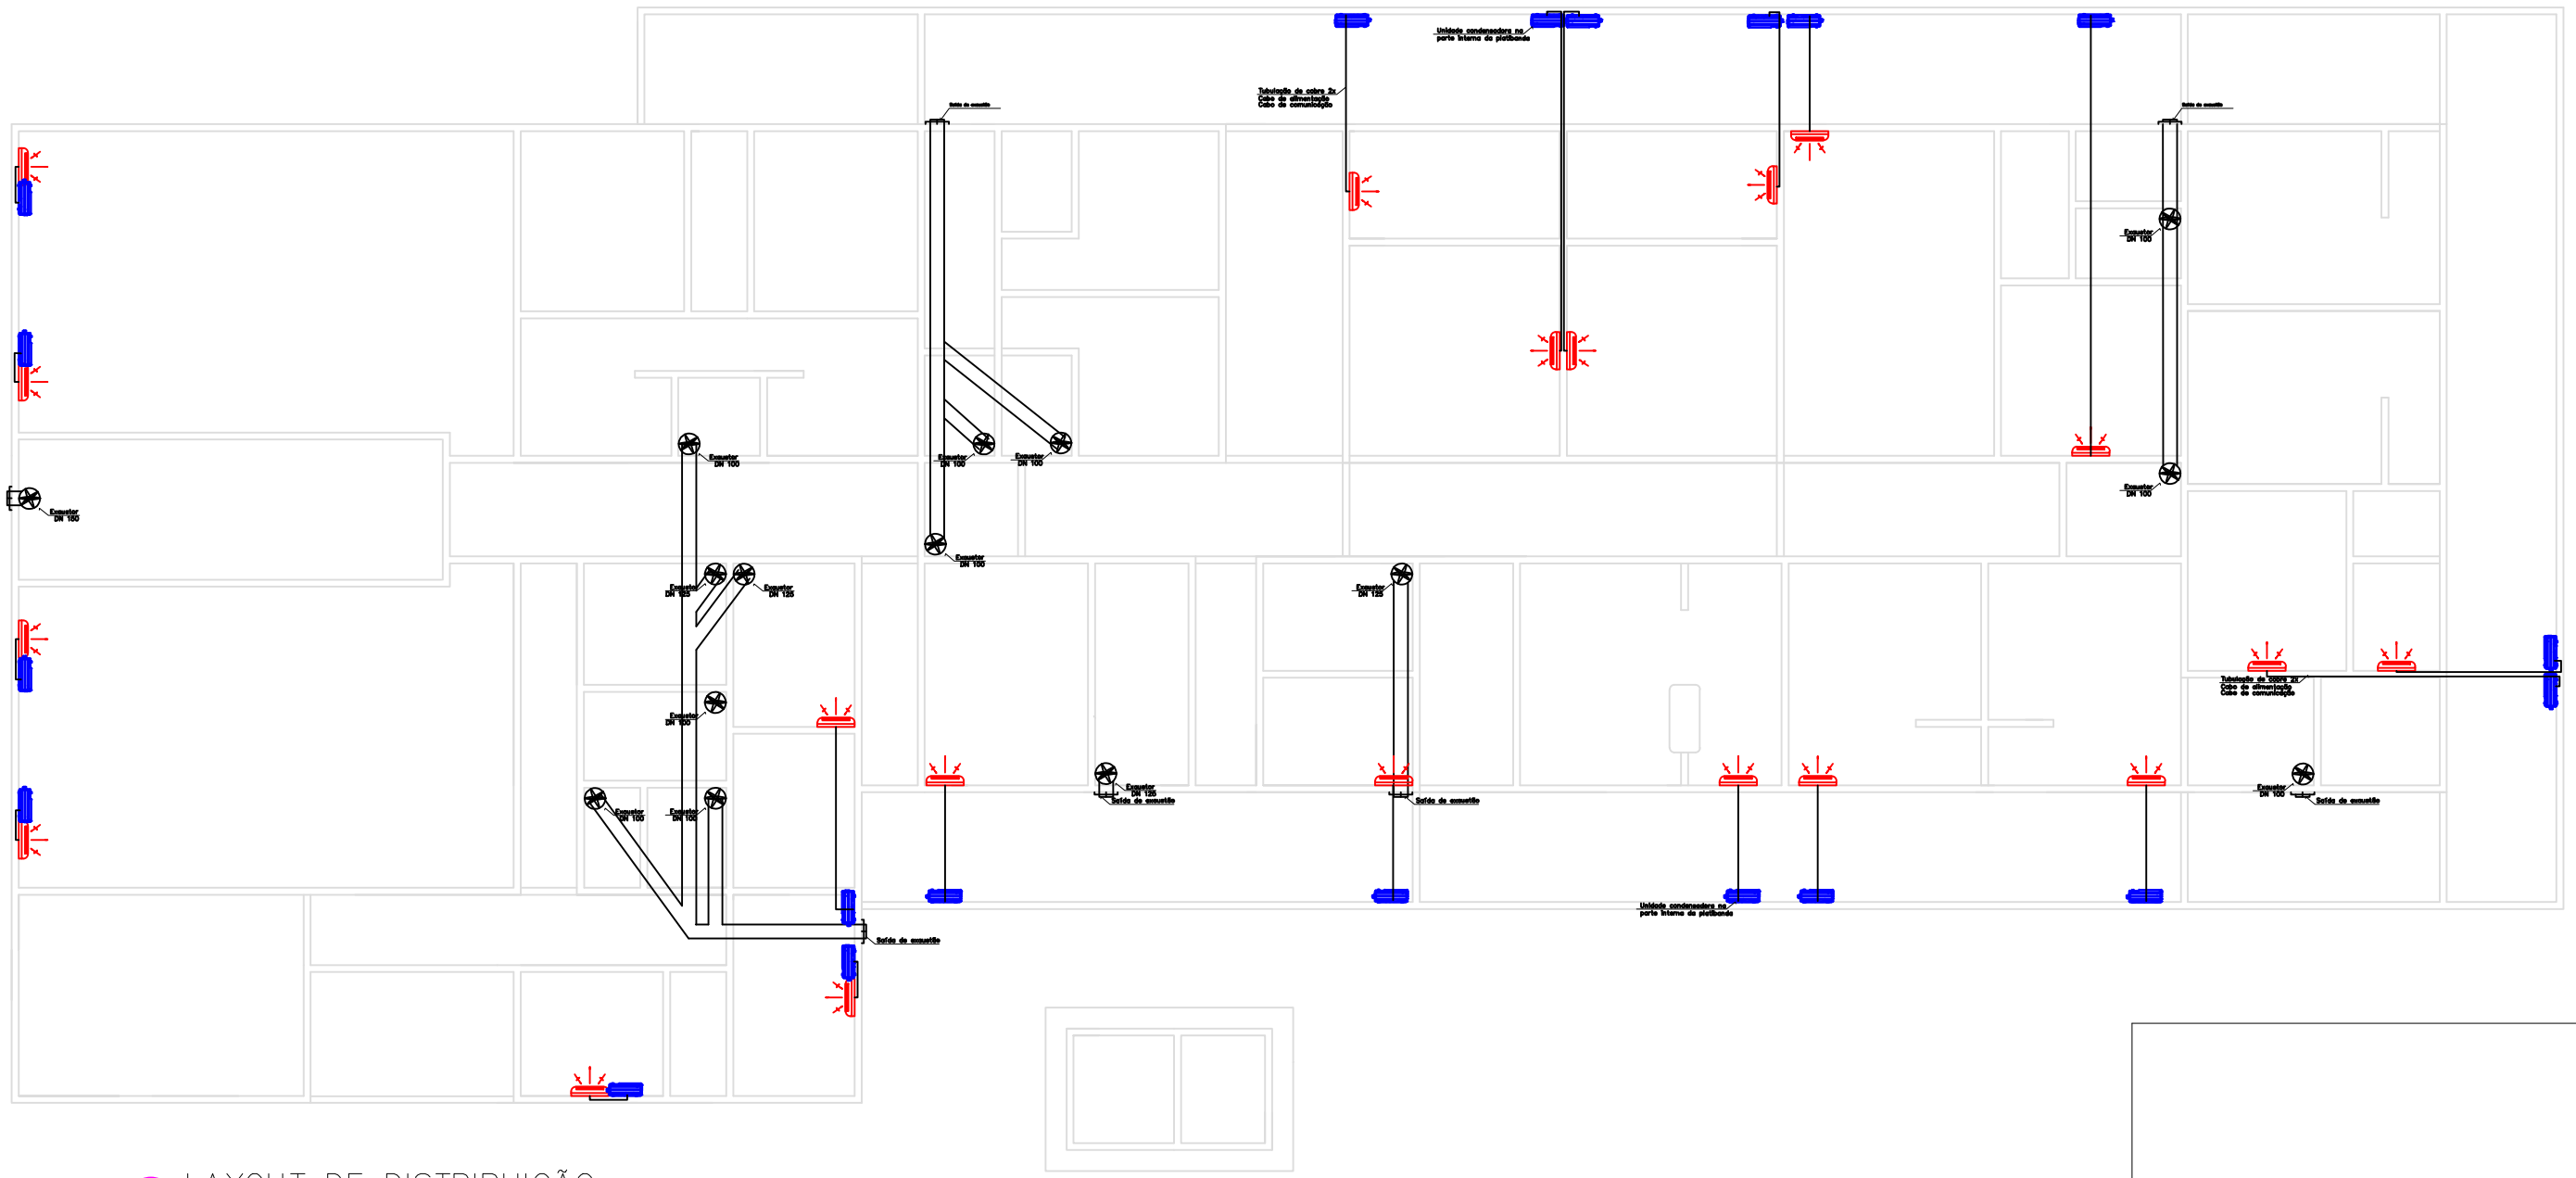

1 LAYOUT DE DISTRIBUIÇÃO
ESCALA -1 : 150

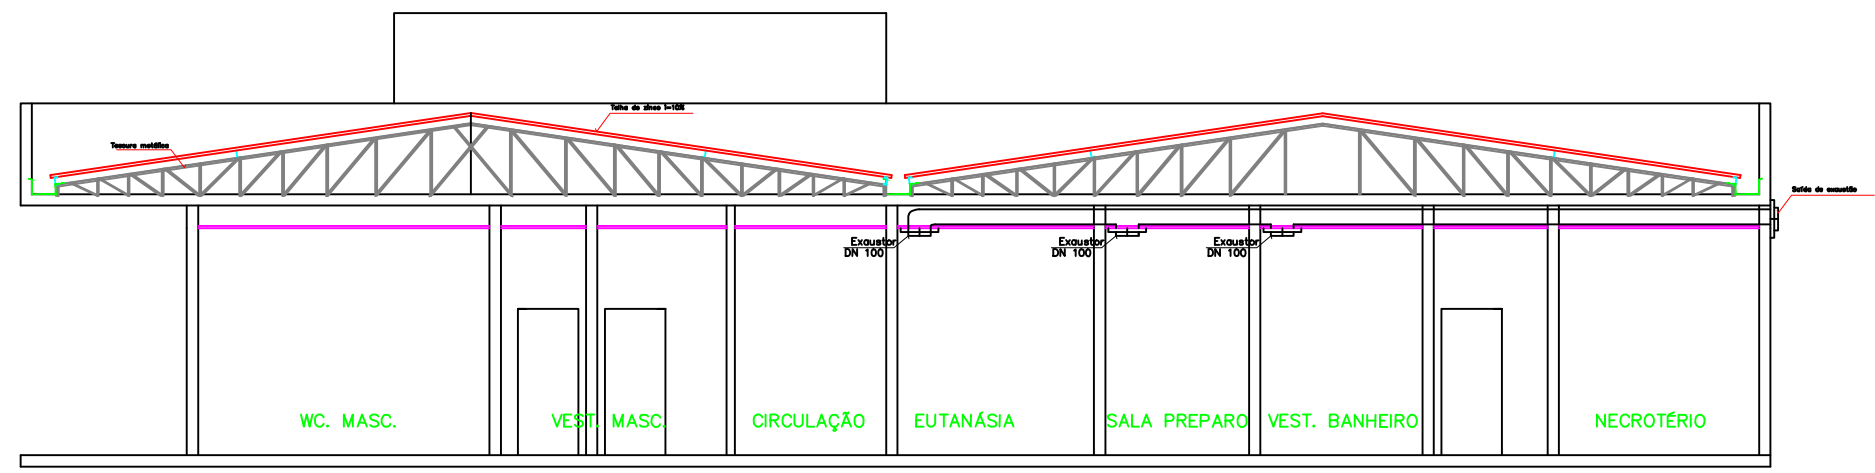

2 CORTE SIMPLIFICADO
ESCALA -1 : 100

PROJETO DE EXAUSTÃO

Centro de Saúde Animal - Unifimes

ENDEREÇO: Av. 22, 356, Aeroporto - Mineiros, Go 75833 -130



NÚCLEO DE ENGENHARIA
CENTRO UNIVERSITÁRIO DE MINEIROS

Fone: (64) 36725100
E-mail: pedro@unifimes.edu.br
AV 22, 356 - Setor Aeroporto
CEP: 75.833-130, Mineiros - GO.

PROPRIETÁRIO
FUNDAÇÃO INTEGRADA MUNICIPAL DE ENSINO SUPERIOR
CPF: 01.465.988/0001-27

AUTOR DO PROJETO
SÓCRATES CARVALHO DE OLIVEIRA
ARQ. URBANISTA CAU A31968-6 RN

RESPONSÁVEL TÉCNICO PROJETO
PEDRO HENRIQUE MARTINS GOULART
ENG. CIVIL CREA - GO 1019406550-0

RESPONSÁVEL TÉCNICO OBRA:

ÁREA DO TERRENO:	CONTEÚDO:	Nº DE PAVIMENTOS:	FRANCA:
-	PLANTA BAIXA E ESQUEMATIZAÇÃO	1	
ÁREA TOTAL CONSTRUIDA:		ESCALA:	
- m² (%)		INDICADA	
ÁREA PISCINA:		DATA:	
-		JANEIRO de 2024	
ÁREA PERMEÁVEL:		DESENHO:	
- m² (- %)		ARQ. SÓCRATES	