

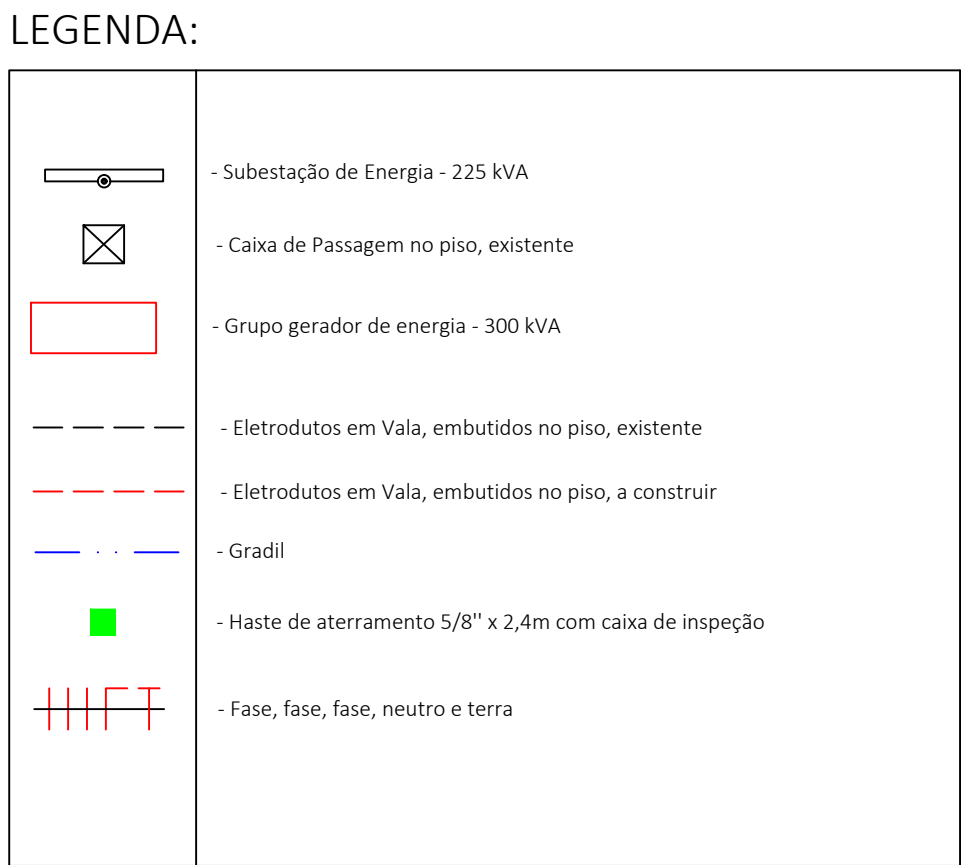
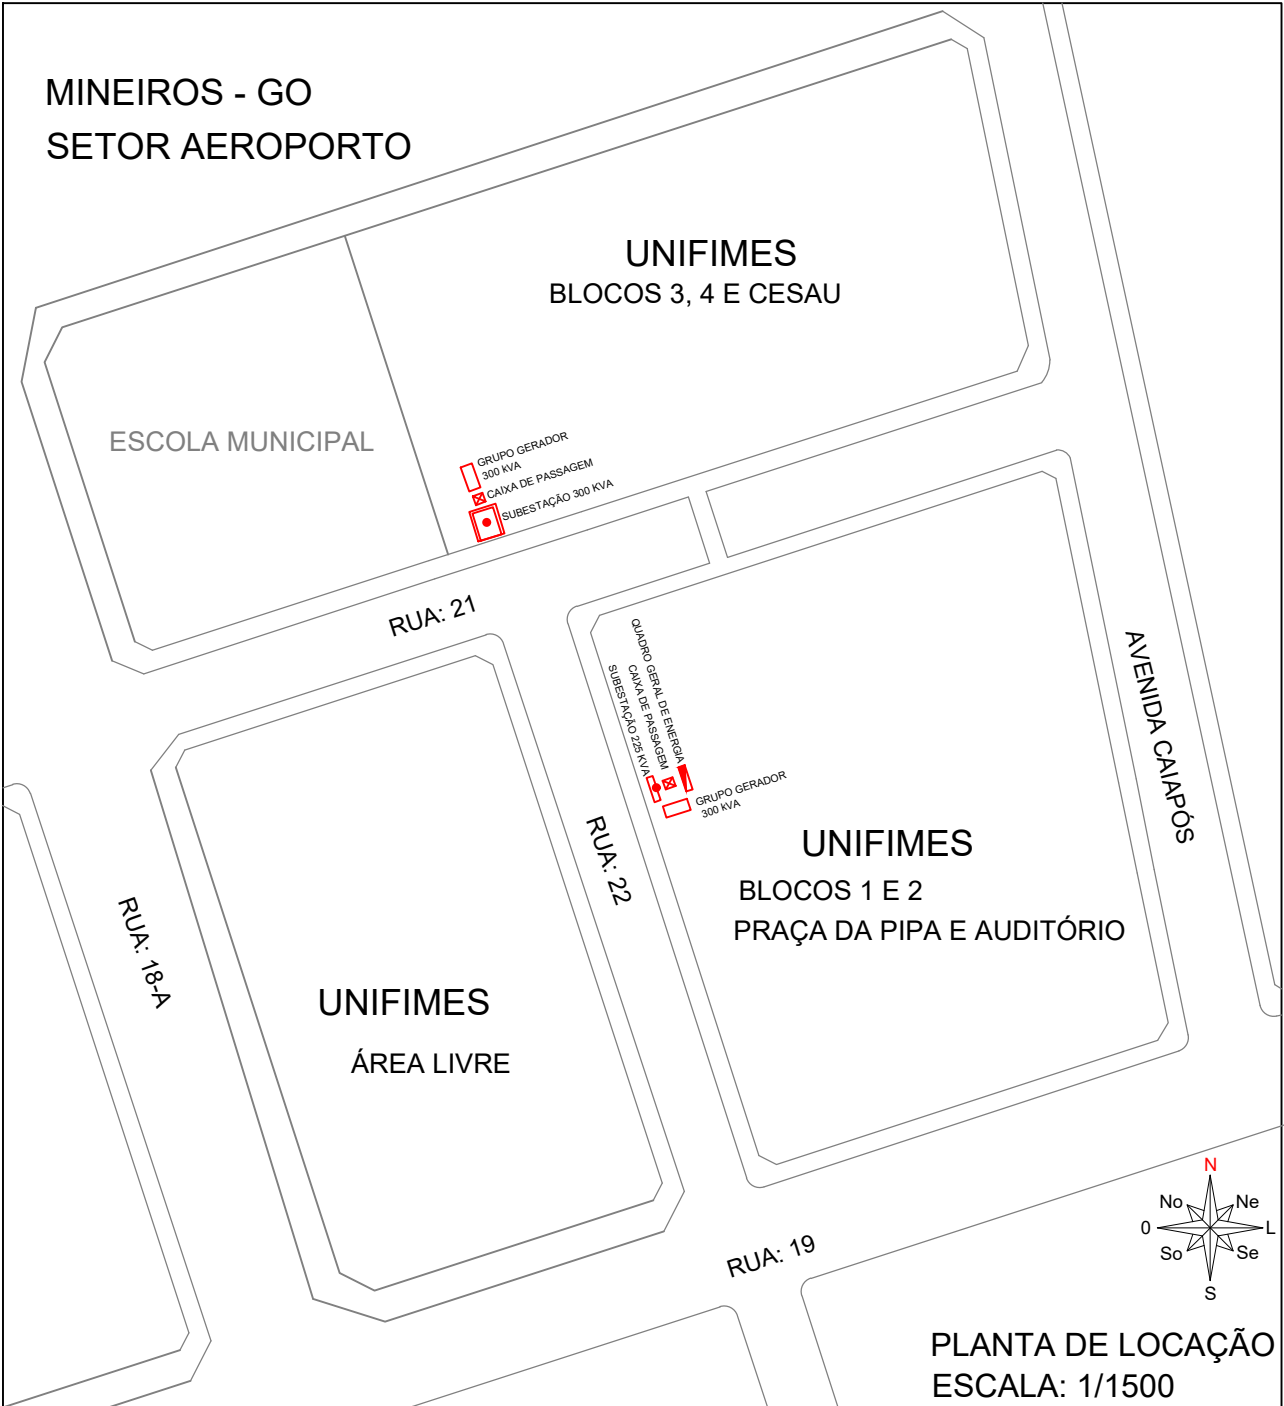
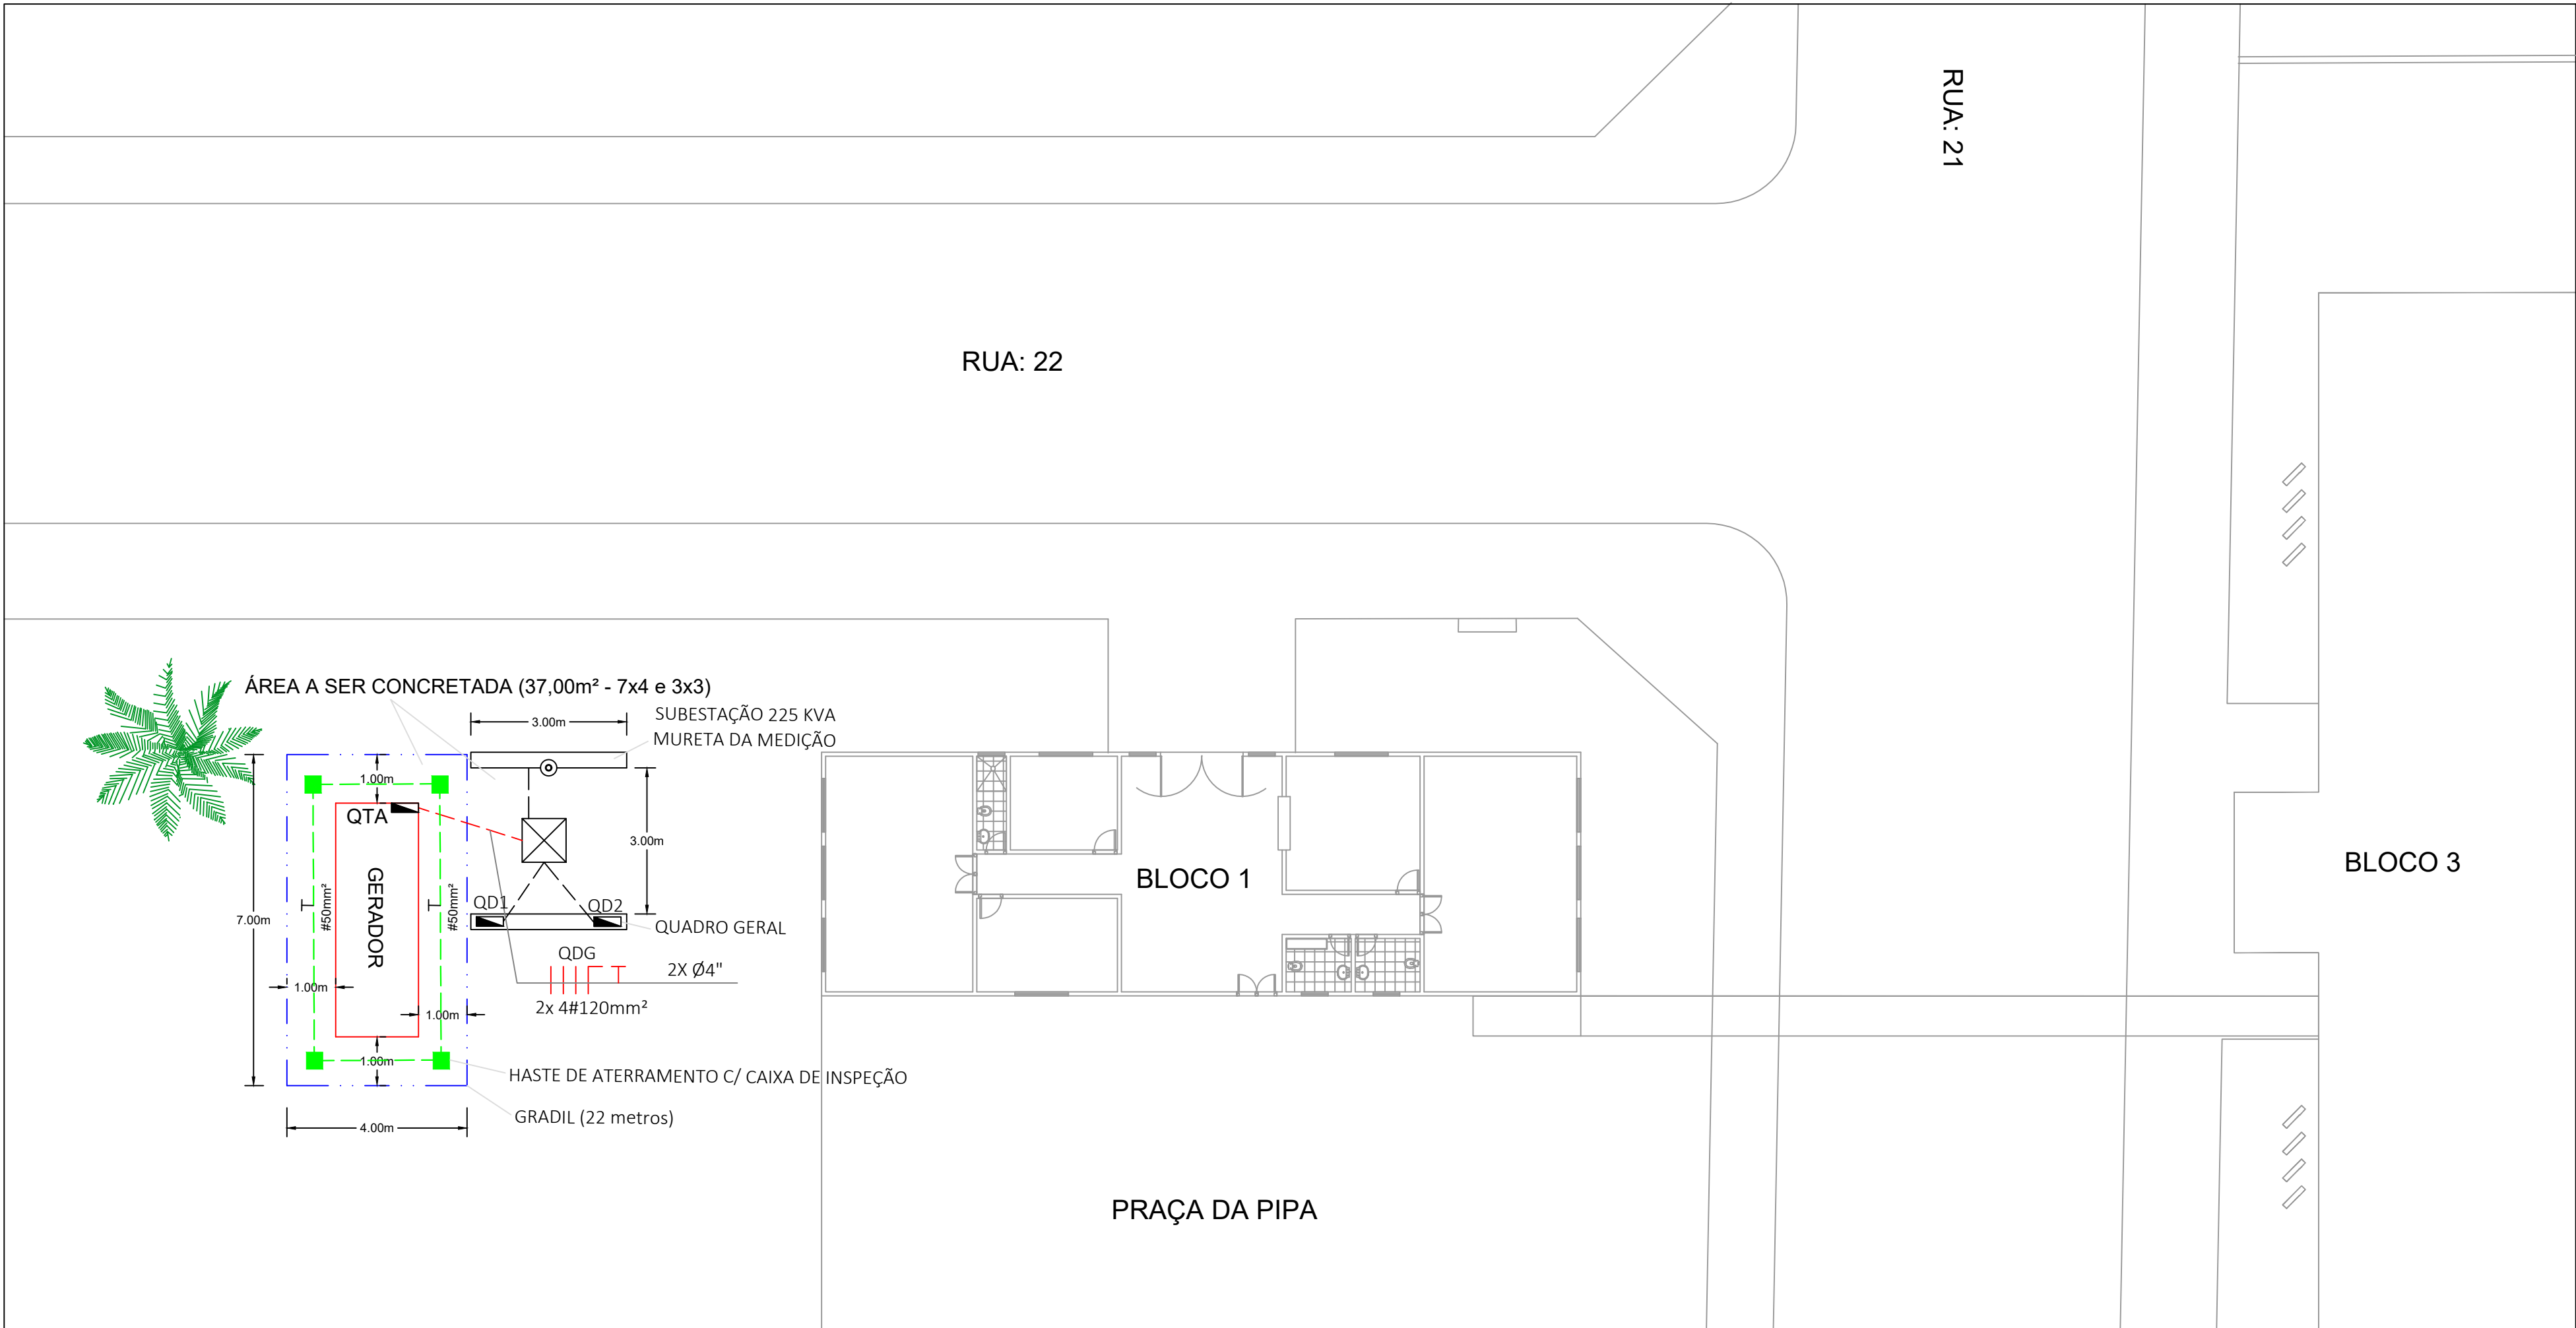


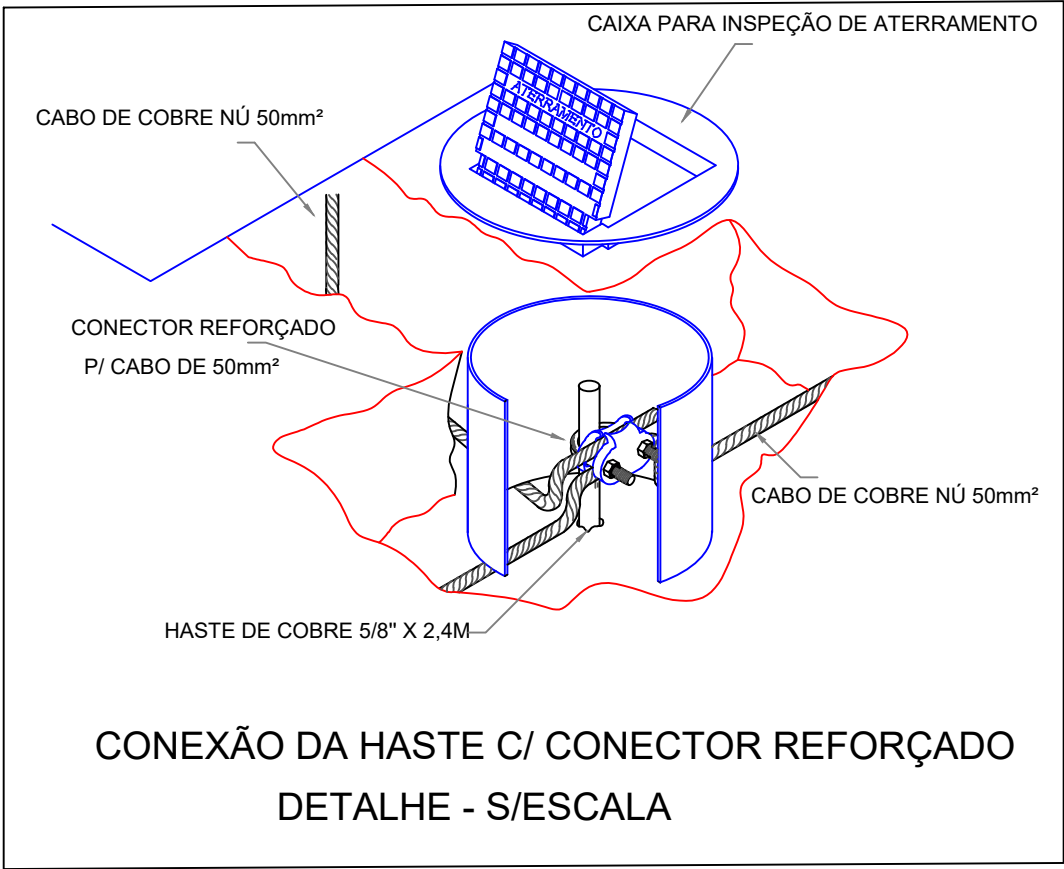

PLANTA BAIXA
ESCALA: 1/100

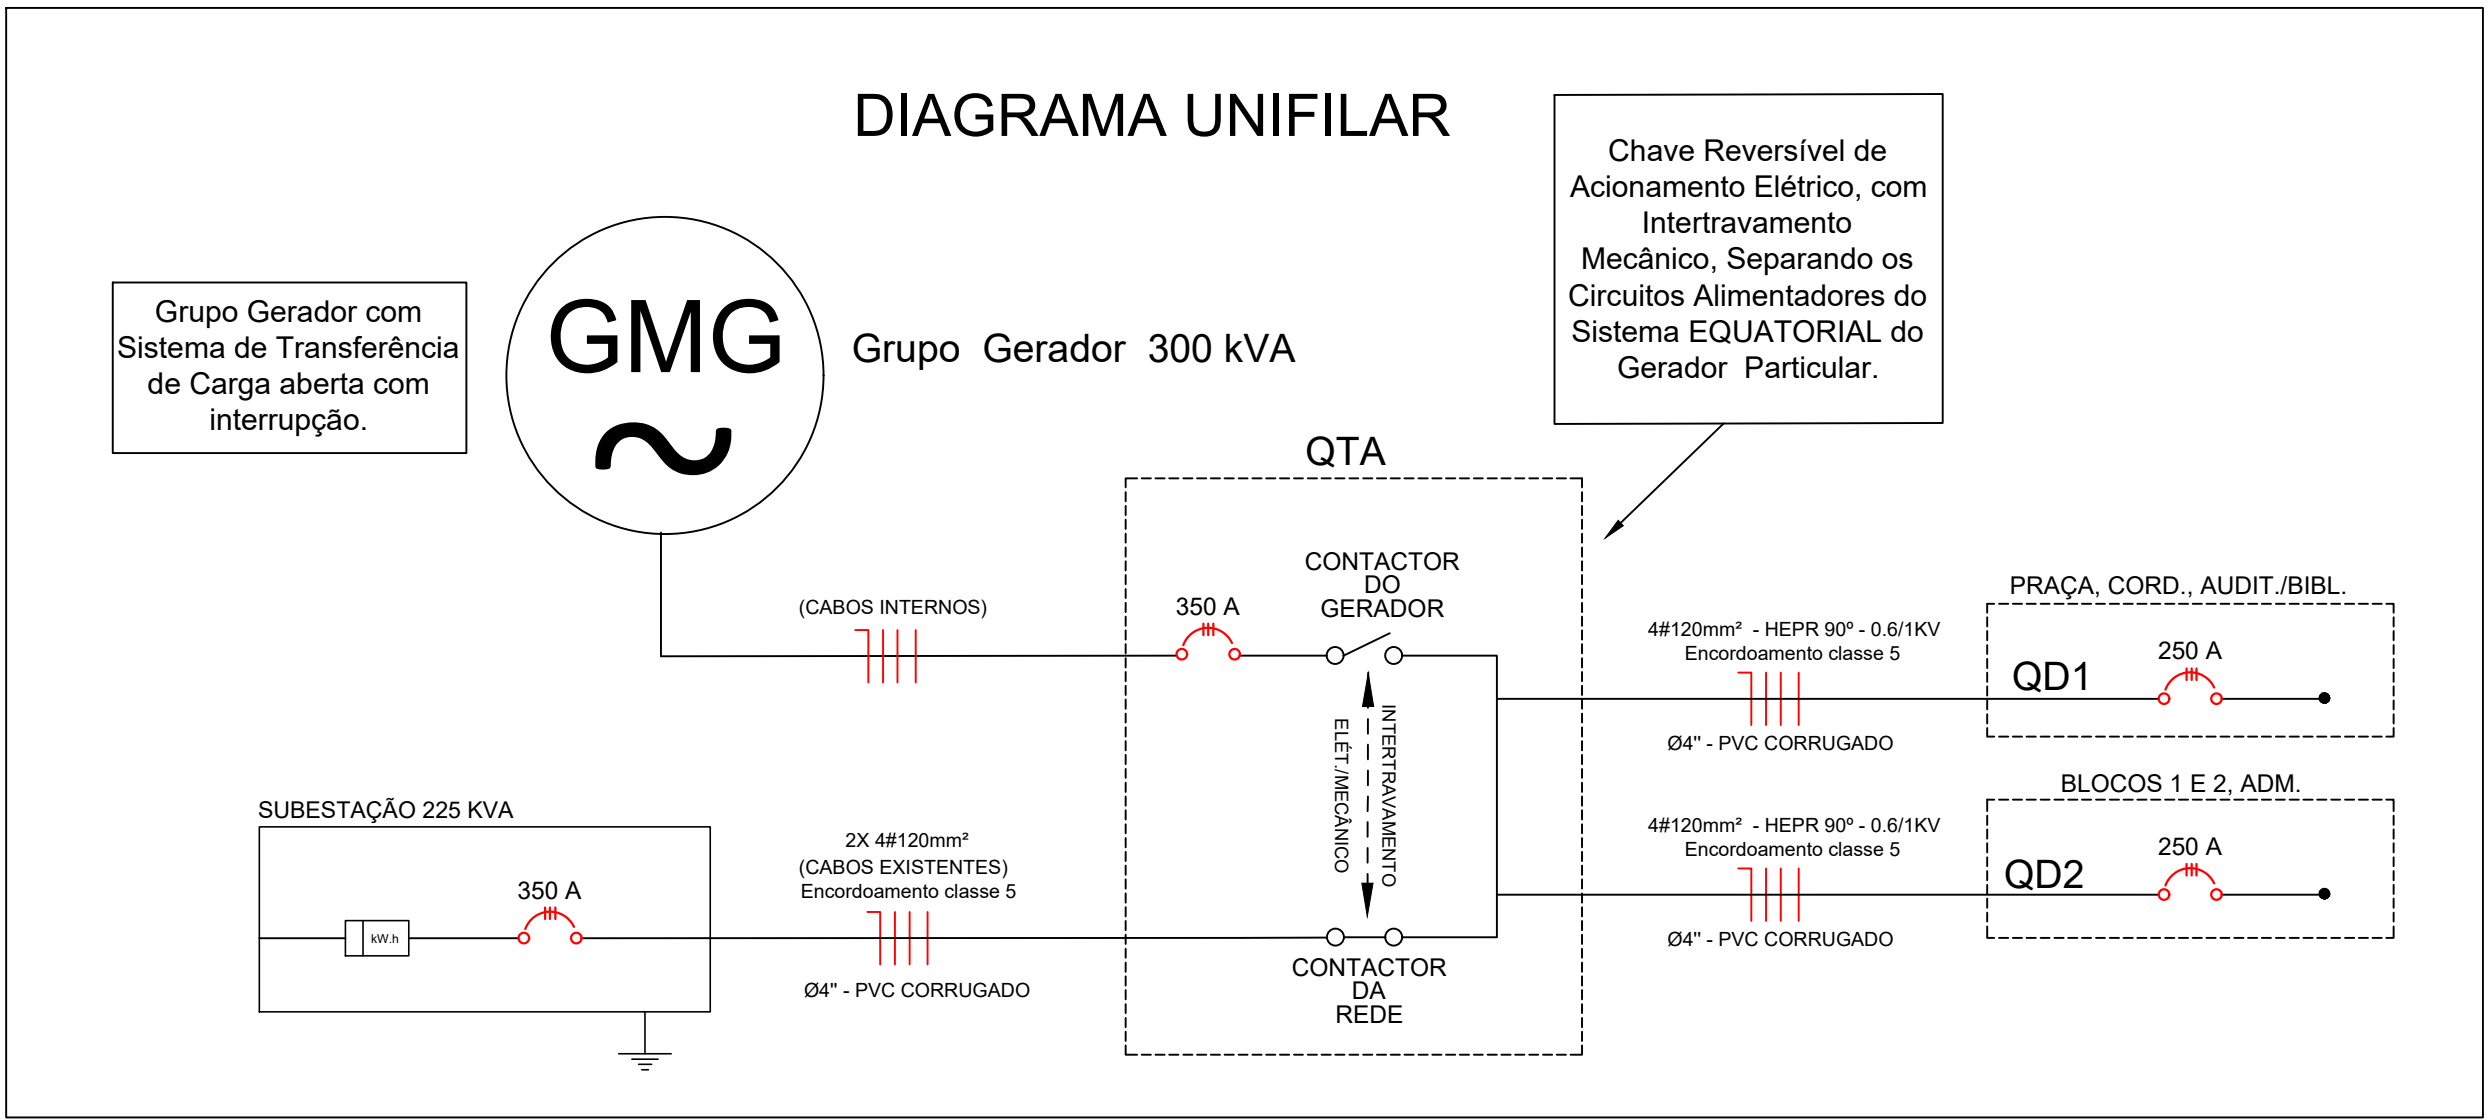

A base do GMG - Grupo Moto Gerador -, deverá ser construída conforme orientações do fabricante.

PROCEDIMENTOS:	NR-10:	IMPORTANTE:
Após a construção da base e execução da infraestrutura. 1 - Identificar a sequência de Fases. 2 - Desligar os Disjuntores (Geral, QD1 e QD2). 3 - Desconectar cabos de alimentação do QD1 e QD2. 4 - Conectar cabos na entrada do QTA, verificando a correta sequência de fases. 5 - Ligar os novos cabos na saída do QTA com os disjuntores do QD1 e QD2, verificando a correta sequência de fases. 6 - Verificar todas as ligações. 7 - Acompanhar os procedimentos de Start do Gerador, realizado pelo técnico do GMG. 8 - Fazer as medições das grandezas elétricas e testes finais.	- Todos os Quadros de Distribuição deverão conter Placas de Advertência sobre os riscos de choques elétricos. - Os Serviços em Eletricidade só poderão ser executados por profissionais legalmente habilitados. - Os profissionais deverão usar todos os Equipamentos de Proteção Individual e Coletiva; - As ferramentas de trabalho deverão ter isolamento para 1.000V. - A resistência de aterramento não deverá ser maior do que 10 Ω em qualquer época do ano.	* ACASO SEJA IDENTIFICADO, NA EXECUÇÃO, DIVERGÊNCIAS COM AS NORMAS OU DIFICULDADES NA EXECUÇÃO, PROCURAR O PROJETISTA PARA ANÁLISE E ADEQUAÇÕES. NÃO EXECUTAR EM CASO DE DÚVIDAS. * APRESENTAR ART DE EXECUÇÃO EMITIDA PELO CREA-GO. * NO FINAL DA OBRA ENTREGAR LIVRO DE ORDEM. * APRESENTAR RELATÓRIO AS BUILT NO TÉRMINO DA OBRA. * APRESENTAR MEMORIAL COM AS MEDIÇÕES, NA MALHA DE ATERRAMENTO. * OBSERVAR TODAS AS NORMAS TÉCNICAS VIGENTES.

Nº	DATA:	AÇÃO:	RESPONSÁVEL:
1	08/09/2025	REVISÃO 1	ADO VILELA

OBRA:	
GRUPO GERADOR DE ENERGIA	
RUA: 22 ESQUINA COM RUA: 21	
BAIRRO: AEROPORTO - MINEIROS/GO - CEP: 75.830-000	
PROJETO TIPO:	ART: 10.2025.0264.002
ELÉTRICO	ÁREA CONSTRUIDA:
	ÁREA DO TERRENO:
PRANCHA:	POTÊNCIA: 300 kVA
	DATA: 08/09/2025
GRUPO MOTO GERADOR	ESCALA: 1/100
	Nº PROJETO:
PROPRIETÁRIO:	Nº OBRA:
FUNDACÃO INT. MUN. ENSINO SUPERIOR CNPJ: 01.465.988/0001-27	
RESPONSÁVEL TÉCNICO:	FOLHA: 1/3
ADO VILELA BARBOSA CREA-MT: 11.683/D	
 UFPA FIMES Centro Universitário de Fátima CONTATO: (64) 9.3564-6227 (64) 3672-5100 ado@unifimes.edu.br	

FORMATO
ABNT

A1
594X841mm